


Pièce jointe n° 26


Plan de situation des RIA, détecteurs incendie
et exutoires de fumée.

ZA1

ZDM1

ZC1

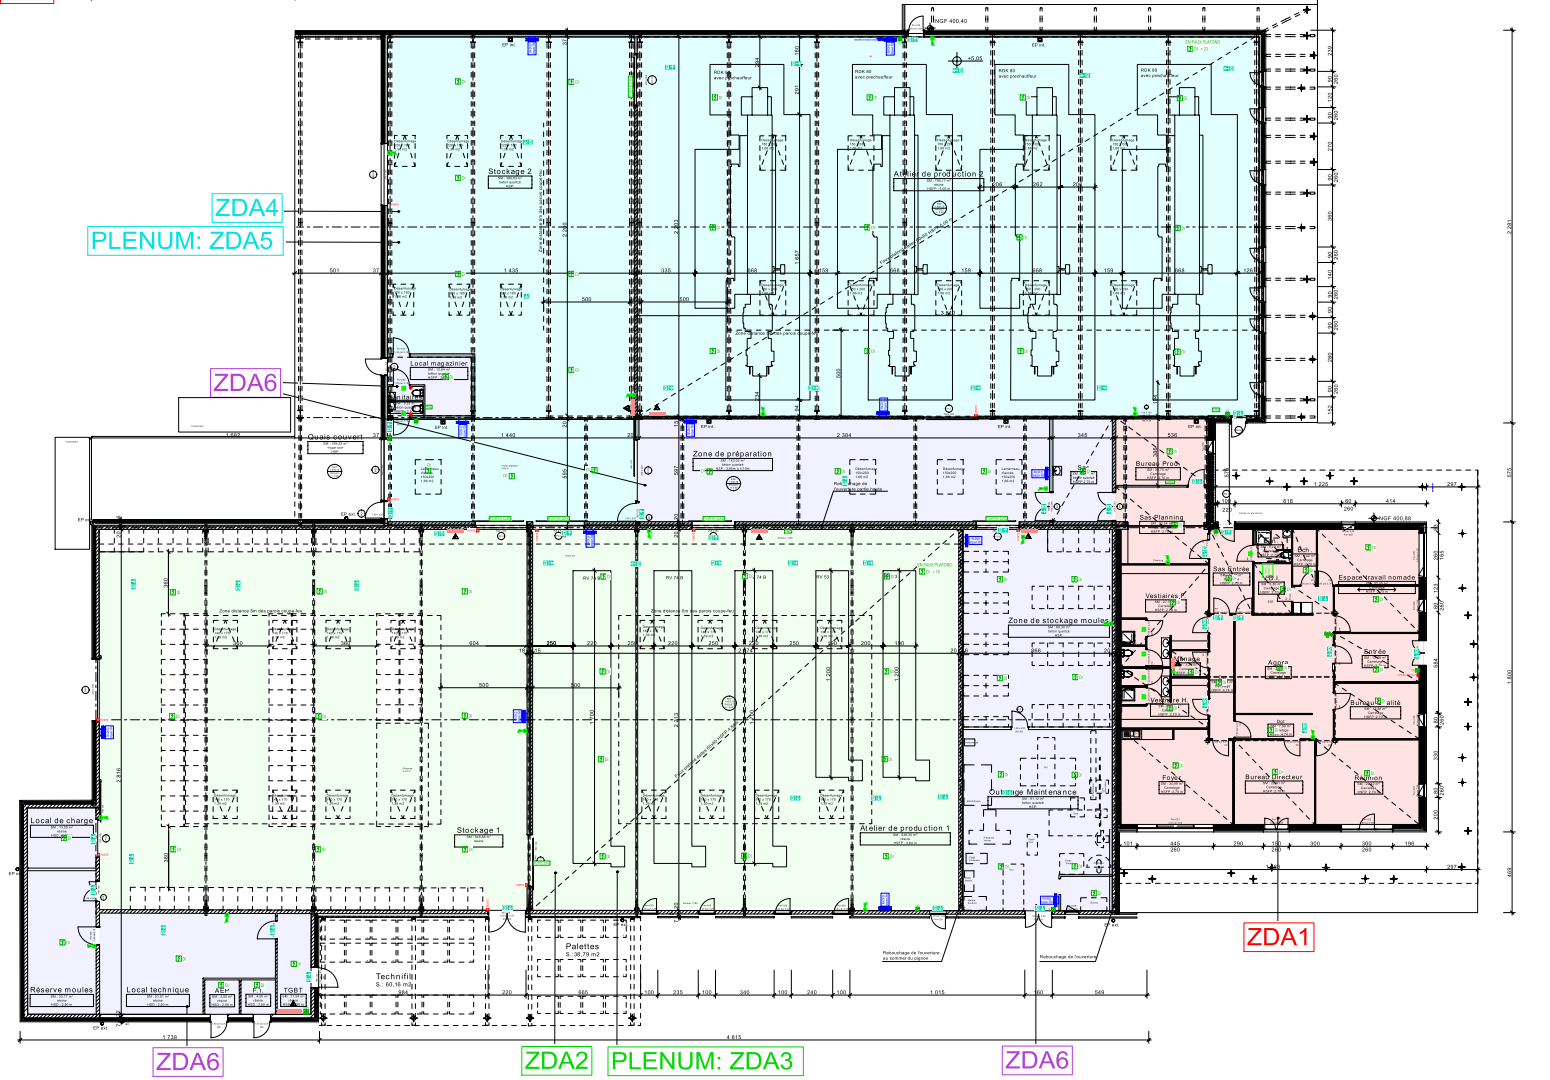

IBI BRUN PHILIPPE SARL <small>Excellence Technico Architecture Coordination S.S.I</small>	 COEUR DE CHARTRESSE <small>ARCHITECTES</small>
SSI	
LOT 13: SANITAIRE - VENTILATION CHAUFFAGE - RAFFRAICHISSEMENT LOT 14 : ELECTRICITE - COURANTS FABLES	
MAITRE D'OUVRAGE : COMMI COMMUN COEUR DE CHARTRESSE 36300 ENTRE-DEUX-GUIERS	
ARCHITECTE : PHILIPPE BOUTHE ARCHITECTE 72000 CHAMBERY	
ECONOMISTE : CREA - INGENIERIE 38100 MONTBONNOT	
BET STRUCTURES : SONASTIC 38100 ECHIRROLLES	
BET VRD : ALPESITES 73420 MERY	
BUREAU DE CONTROLE : _____	
PRO 02	110, rue des Tavelles 21100 SAINTE-BALDOINE <small>03 80 20 00 00 Tél. 03 79 60 01 87</small>
	PROJETE PAR SARL au capital de 5000€ 81970 RUE C.S. Courlay
	BUREAU DE ETUDES 38 SEPTEMBRE 2019
ECHELLE : 1/200 DATE : 30 SEPTEMBRE 2019 MODIFICATIONS : _____	